

-NOTE-

△			
△			
△			
No.	Date	Revision Description	Chkd.

설계명

Project

서울연극장작센터 건립공사

승인

Approved

설계

Architect

검토2

Chkd. 2

검토1

Chkd. 1

담당

Drawn

협력설계

Consultant

도면명

Title

서울씨어터 제로

무대기계장치 평면도

축척

Scale

A1: 1/50

A3: 1/100

프로젝트번호

Project No.

도면번호

Drawing No.


MS-053

일련번호

Sheet No.

Rev.

No.

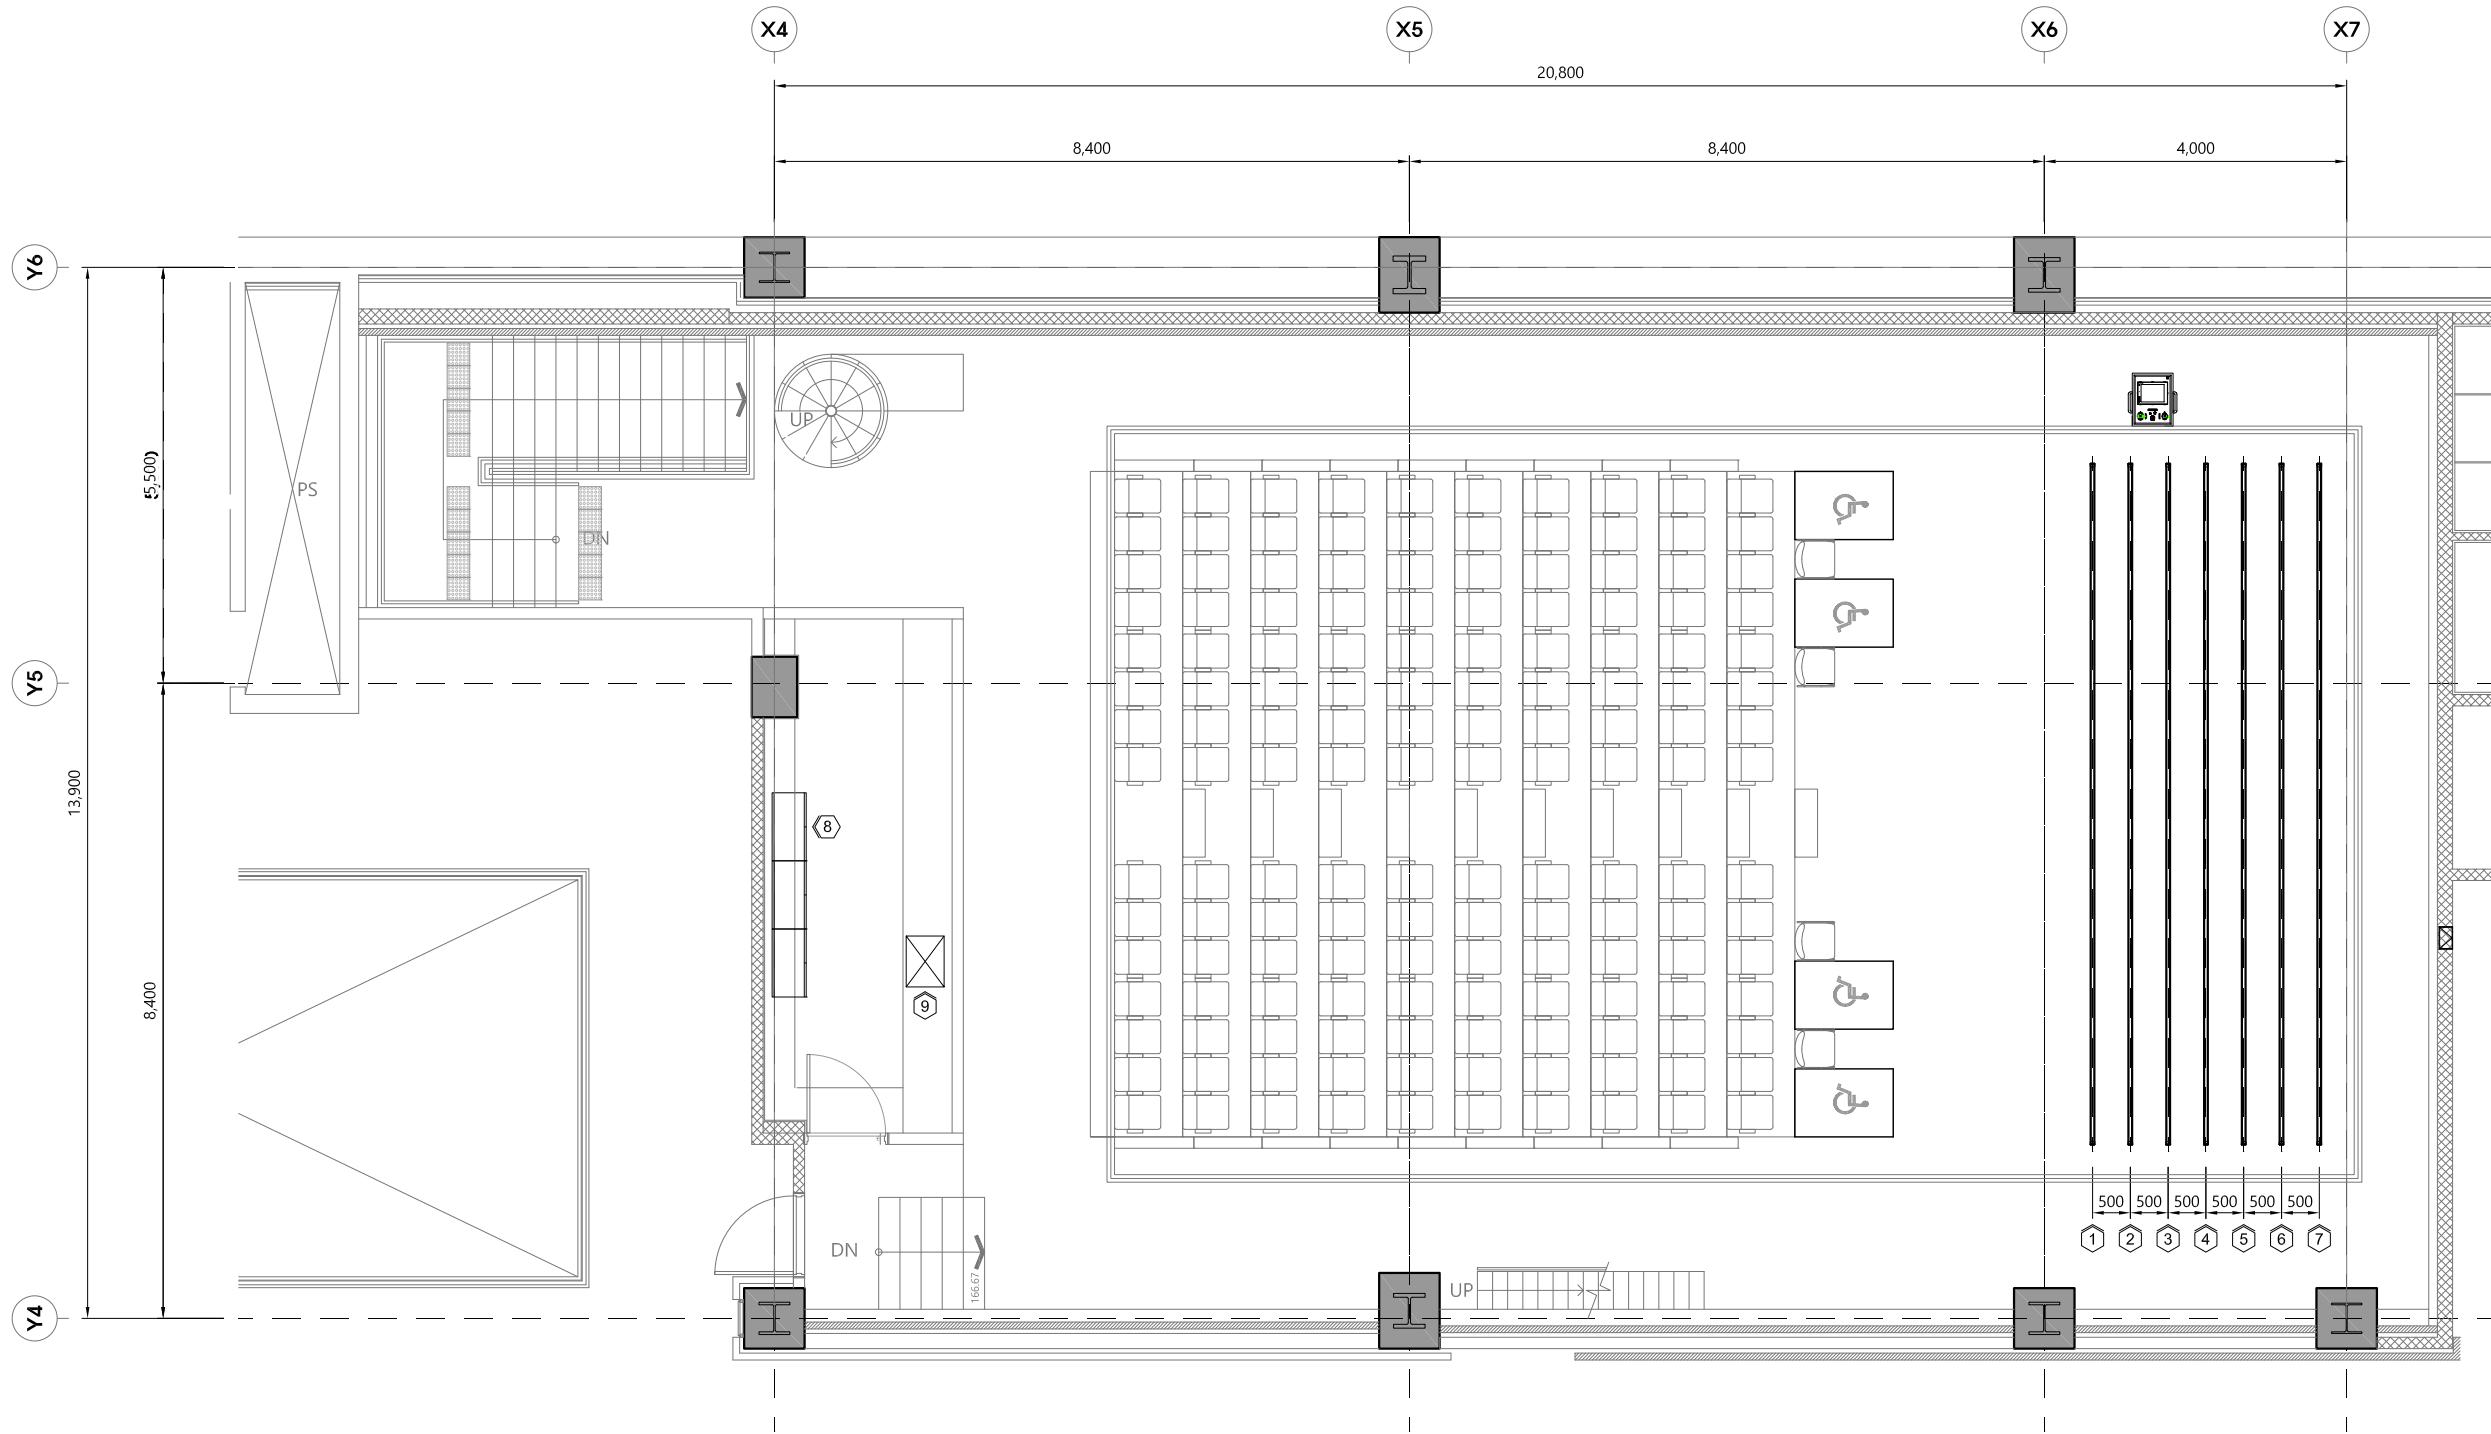

번호	품 목	사 양	전 원 (kW X P)	수 량	비 고
1	NO.1 장치 결이대(NO.1 SET BATTEN)	9,000L	2.2KW x 4P	1 SET	
2	NO.1 조명 결이대(NO.1 LIGHT BATTEN)	9,000L	2.2KW x 4P	1 SET	
3	NO.2 장치 결이대(NO.3 SET BATTEN)	9,000L	2.2KW x 4P	1 SET	
4	NO.2 조명 결이대(NO.2 LIGHT BATTEN)	9,000L	2.2KW x 4P	1 SET	
5	NO.3 장치 결이대(NO.4 SET BATTEN)	9,000L	2.2KW x 4P	1 SET	
6	NO.3 조명 결이대(NO.3 LIGHT BATTEN)	9,000L	2.2KW x 4P	1 SET	
7	NO.4 장치 결이대(NO.4 SET BATTEN)	9,000L	2.2KW x 4P	1 SET	
8	배전반(CONTROL PANEL)	(MOTOR)			
9	조작반(CONTROL CONSOLE)	(MOTOR)			

서울씨어터 제로 무대기계장치 평면도